


1階平面図 S=1:200

※赤色は更新を示す

承認 設計 監理 監理 監理	設計者 〇〇〇〇〇	実施者 〇〇〇〇〇	図面 〇〇〇〇〇	内容 〇〇〇〇〇	図 〇〇〇〇〇	内容 〇〇〇〇〇	工程名称 東村庁舎施設等再工設備導入に伴う改修工事基本設計業務	図面番号 E-04
	監理者 〇〇〇〇〇	監理者 〇〇〇〇〇	図面 〇〇〇〇〇	内容 〇〇〇〇〇	図 〇〇〇〇〇	内容 〇〇〇〇〇	図面名称 東村役場庁舎	図面縮尺 A1: 1/200 A3: 1/400
	監理者 〇〇〇〇〇	監理者 〇〇〇〇〇	図面 〇〇〇〇〇	内容 〇〇〇〇〇	図 〇〇〇〇〇	内容 〇〇〇〇〇	工程名称 照明器具設備 1階平面図	図面番号 E-04
	監理者 〇〇〇〇〇	監理者 〇〇〇〇〇	図面 〇〇〇〇〇	内容 〇〇〇〇〇	図 〇〇〇〇〇	内容 〇〇〇〇〇	工程名称 照明器具設備 1階平面図	図面番号 E-04

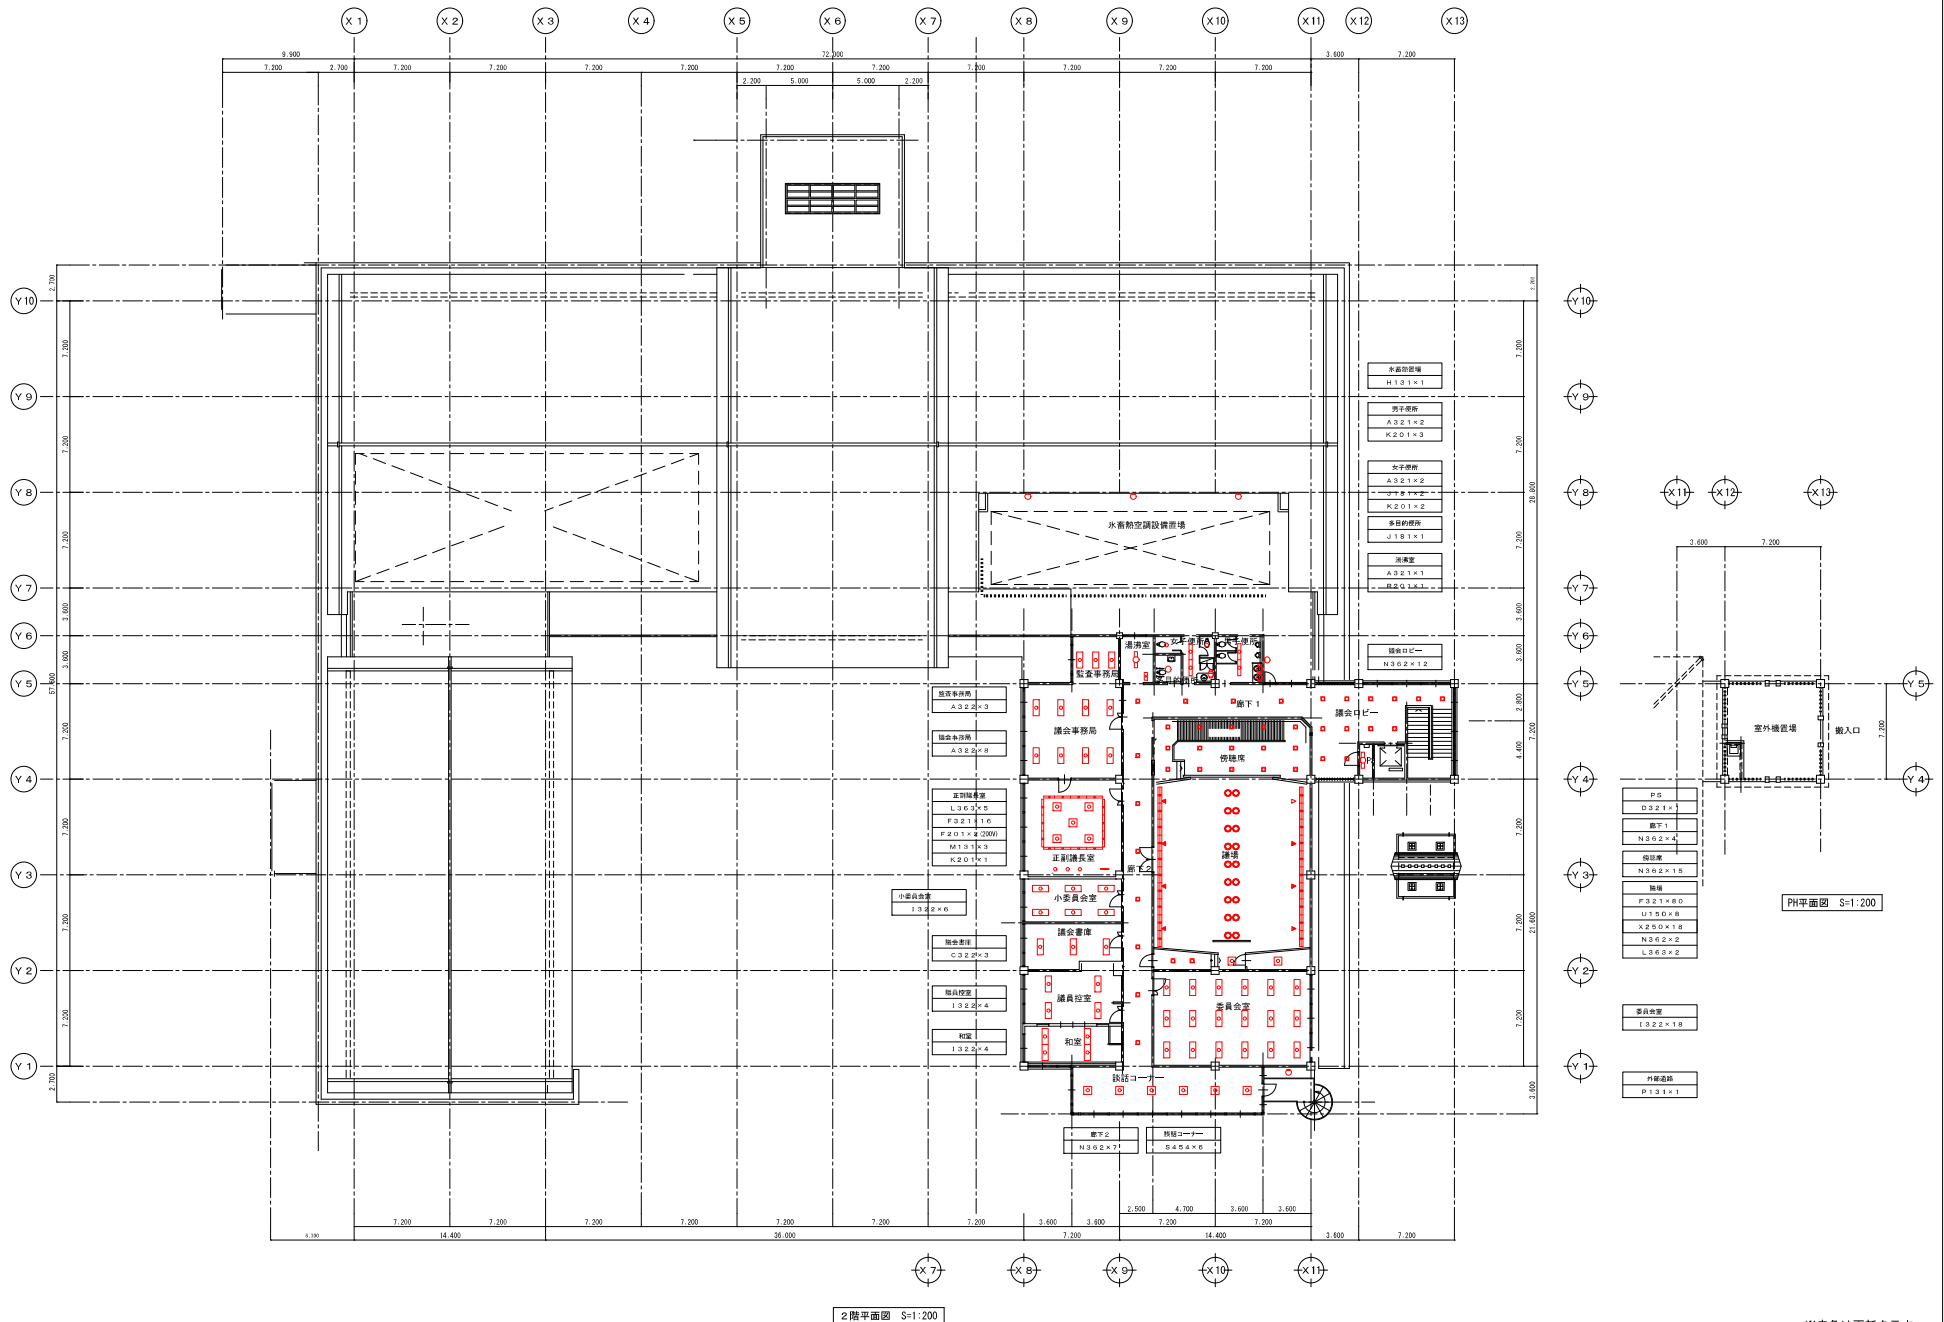


2階平面図 S=1:200

※赤色は更新を示す

No.	項目	内容	No.	項目	内容
1	照明器具	照明器具	1	照明器具	照明器具
2	照明器具	照明器具	2	照明器具	照明器具
3	照明器具	照明器具	3	照明器具	照明器具
4	照明器具	照明器具	4	照明器具	照明器具

工事名称	東村庁舎施設等再工設備導入に伴う改修工事基本設計業務		図面番号	E-05
依頼名称	東村役場庁舎	図面尺寸	A1: 1/200	図面備考
照明器具設備	2階、PH階平面図	図面尺寸	A3: 1/400	日付

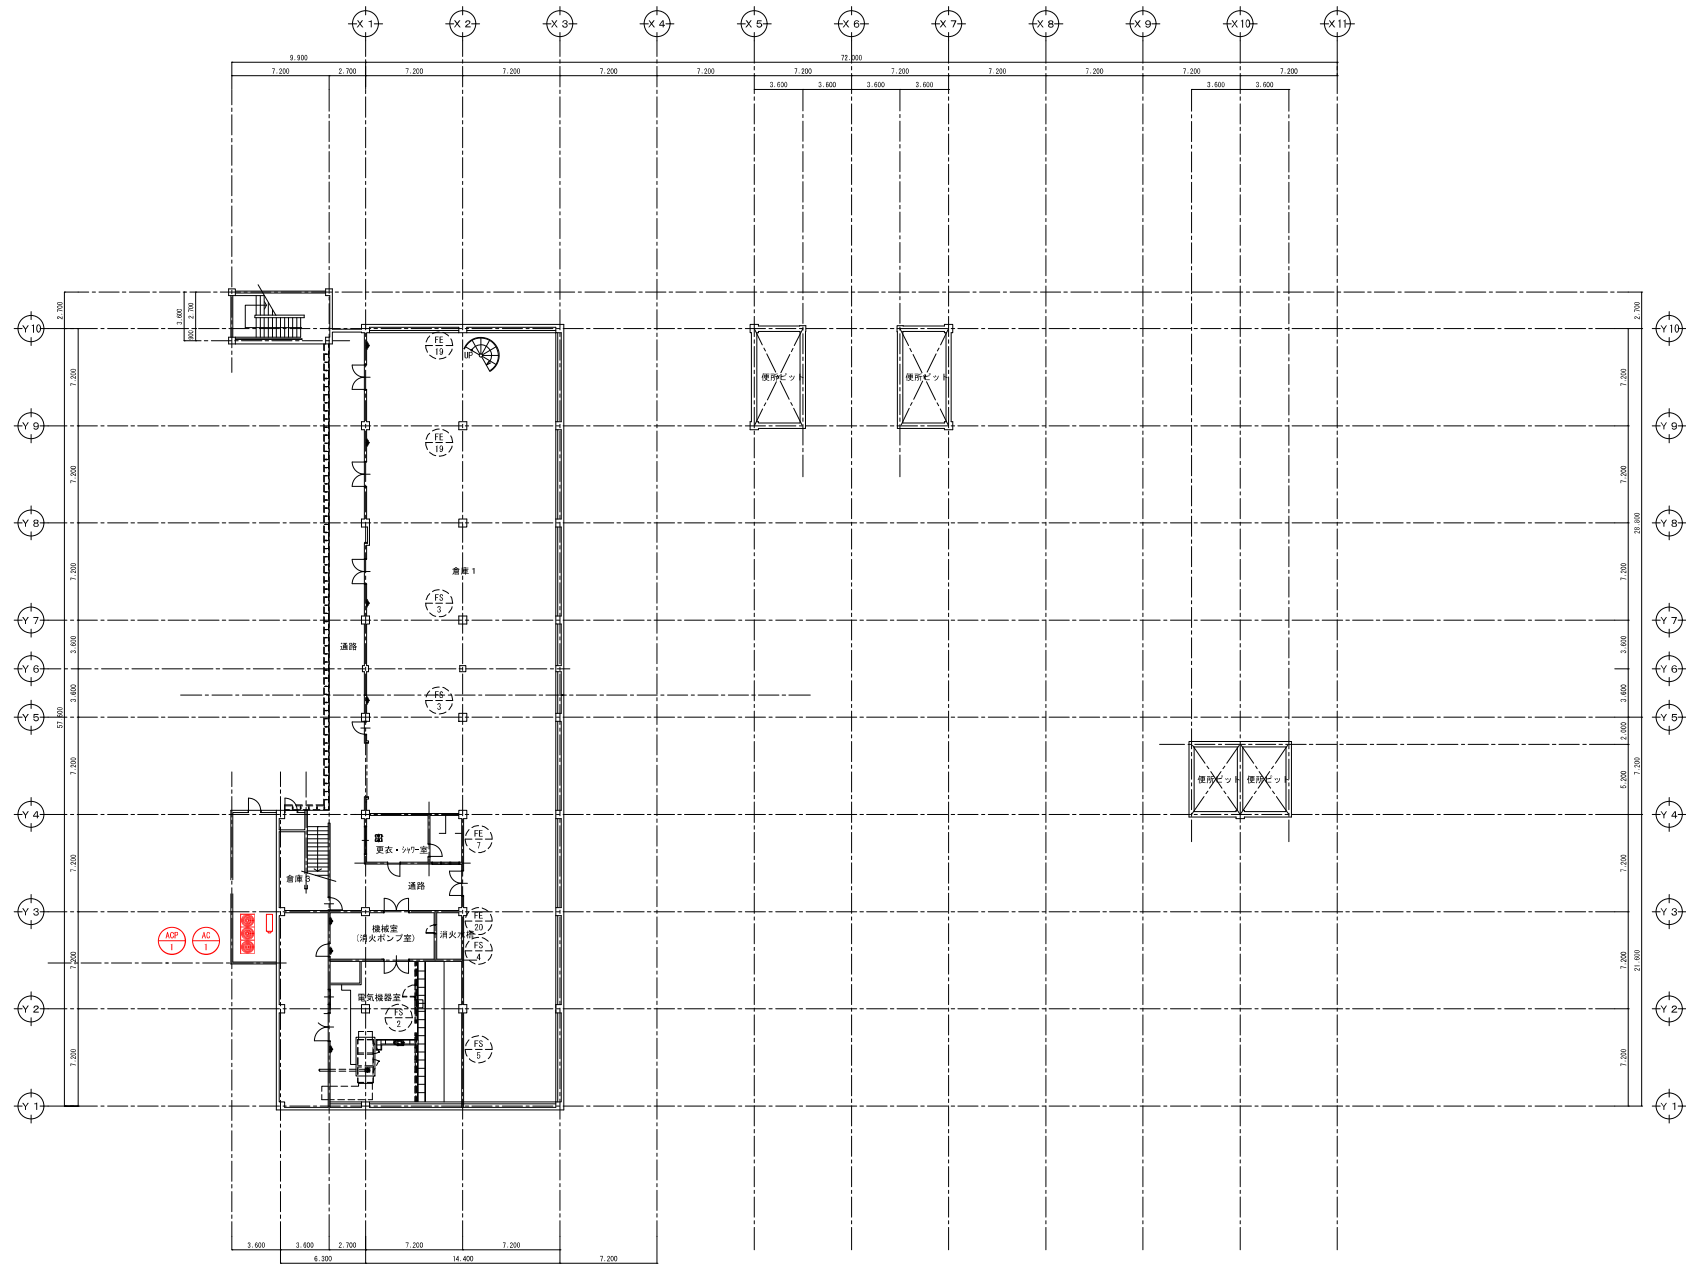


地下1階平面図 S=1:200

※赤色は更新を示す  
黒色の破線は既存を示す

種別	名称	単位	数量	内容	種別	名称	単位	数量	内容
空調機	空調機	台	5		空調機	台	5		
消火ポンプ	消火ポンプ	台	5		消火ポンプ	台	5		
電気機器	電気機器	台	7		電気機器	台	7		
その他	その他	台	5		その他	台	5		

工事名称 東村庁舎施設等再エネ設備導入に伴う改修工事基本設計業務  
 図面名称 東村役場庁舎 図面規模 A1: 1/200 図面番号 M-09  
 空調換気設備 B1階平面図 図面番号 A1: 1/200 図面番号



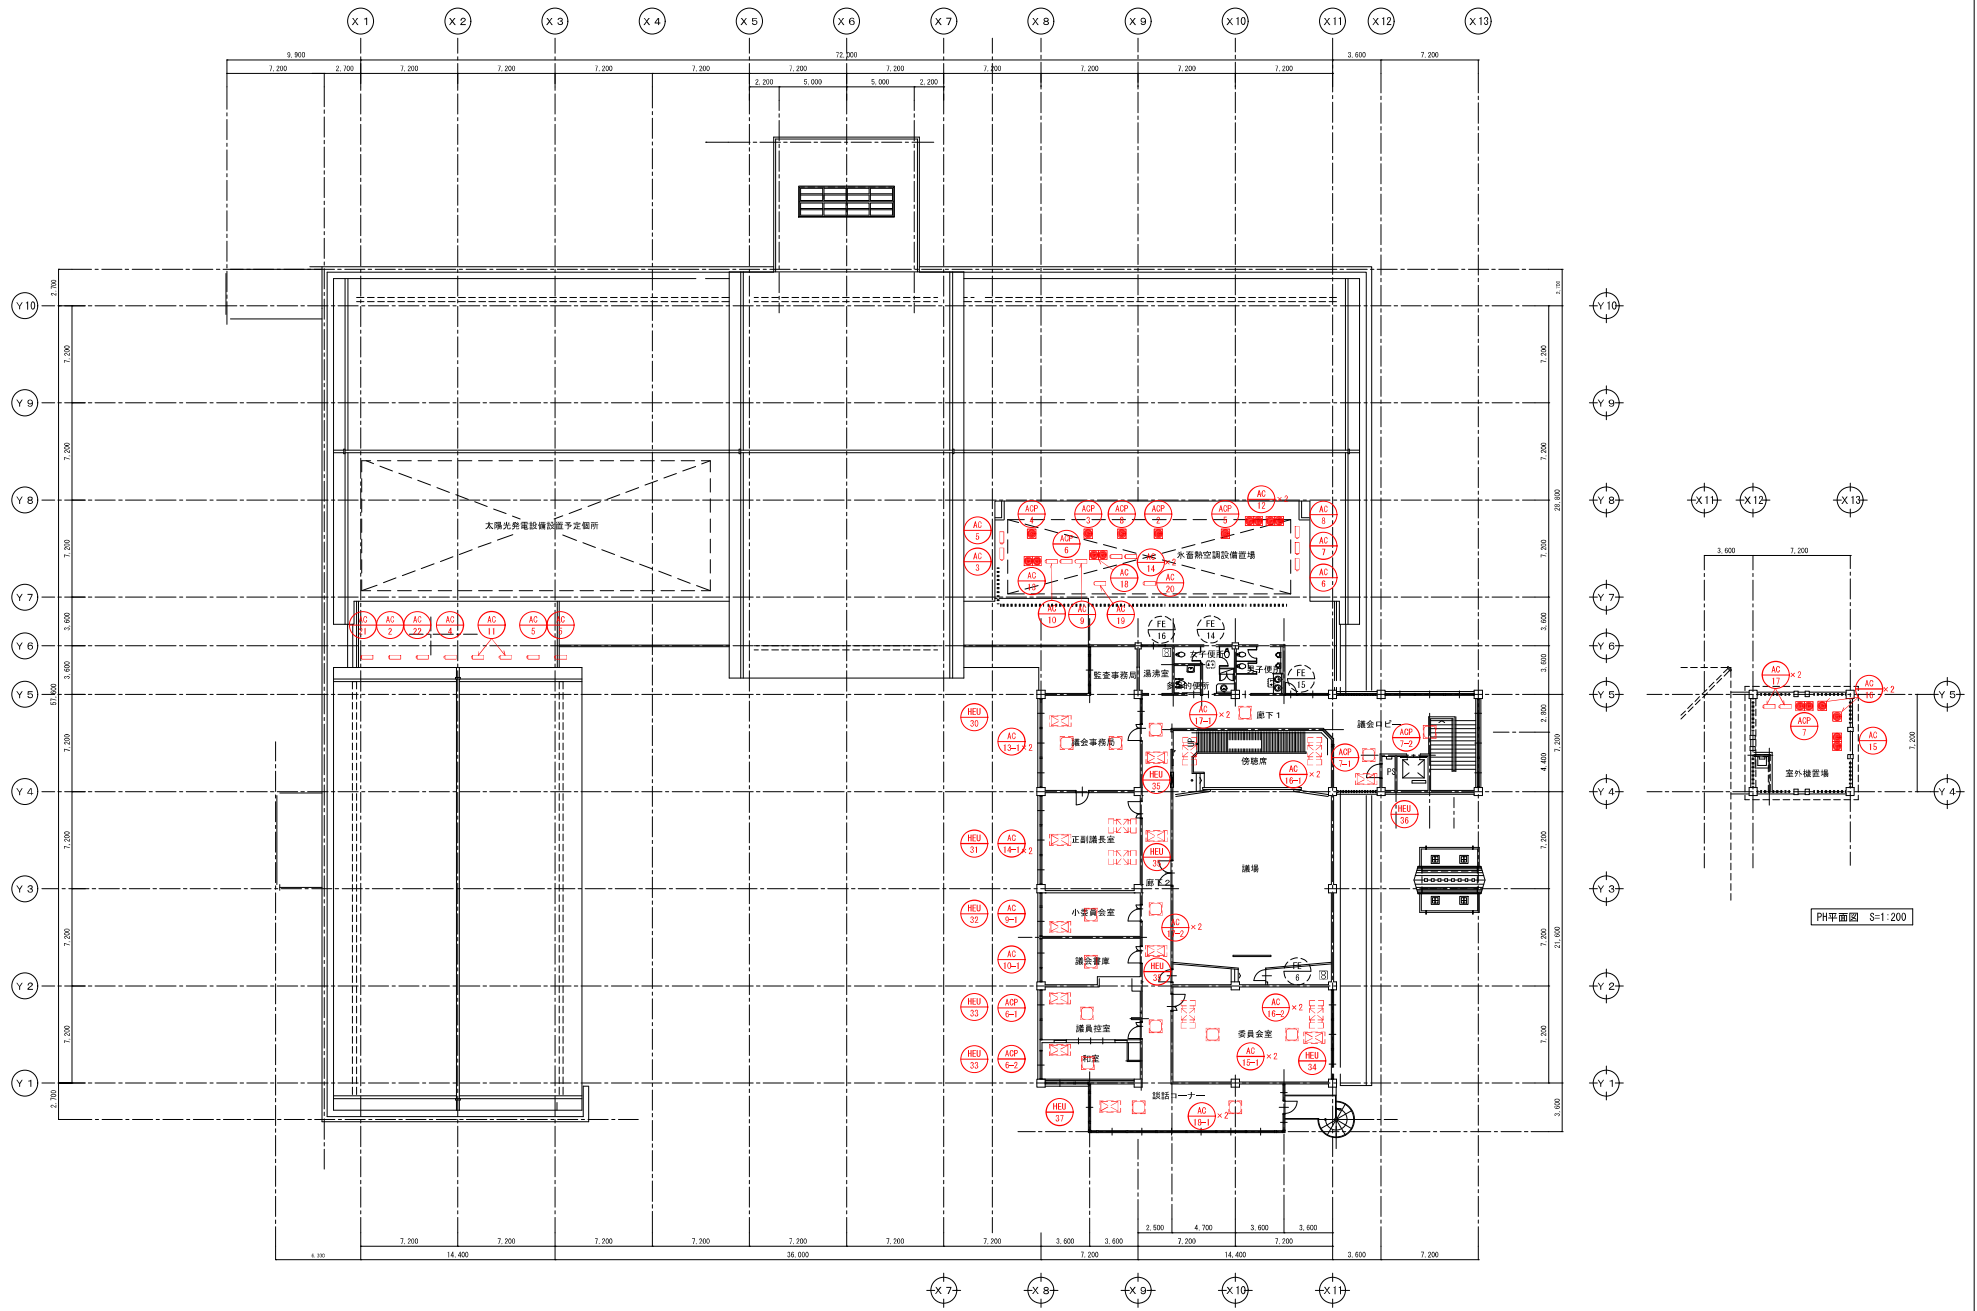

2階平面図 S=1:400

PH平面図 S=1:200

※赤色は更新を示す  
 黒色の破線は既存を示す

種別	品名	単位	数量	目付	内容	種別	品名	単位	数量	目付	内容
空調機	空調機	台	1	5		空調機	空調機	台	5		
空調機	空調機	台	2	6		空調機	空調機	台	6		
空調機	空調機	台	5	7		空調機	空調機	台	7		
空調機	空調機	台	4	8		空調機	空調機	台	8		

工事名称	東村庁舎施設再生設備等導入に伴う改修工事基本設計業務		図面番号	M-11
図面名称	東村役場庁舎		図面尺	A1: 1/200
空調機設備	2階・PH階平面図		資料番号	001
			日付	