




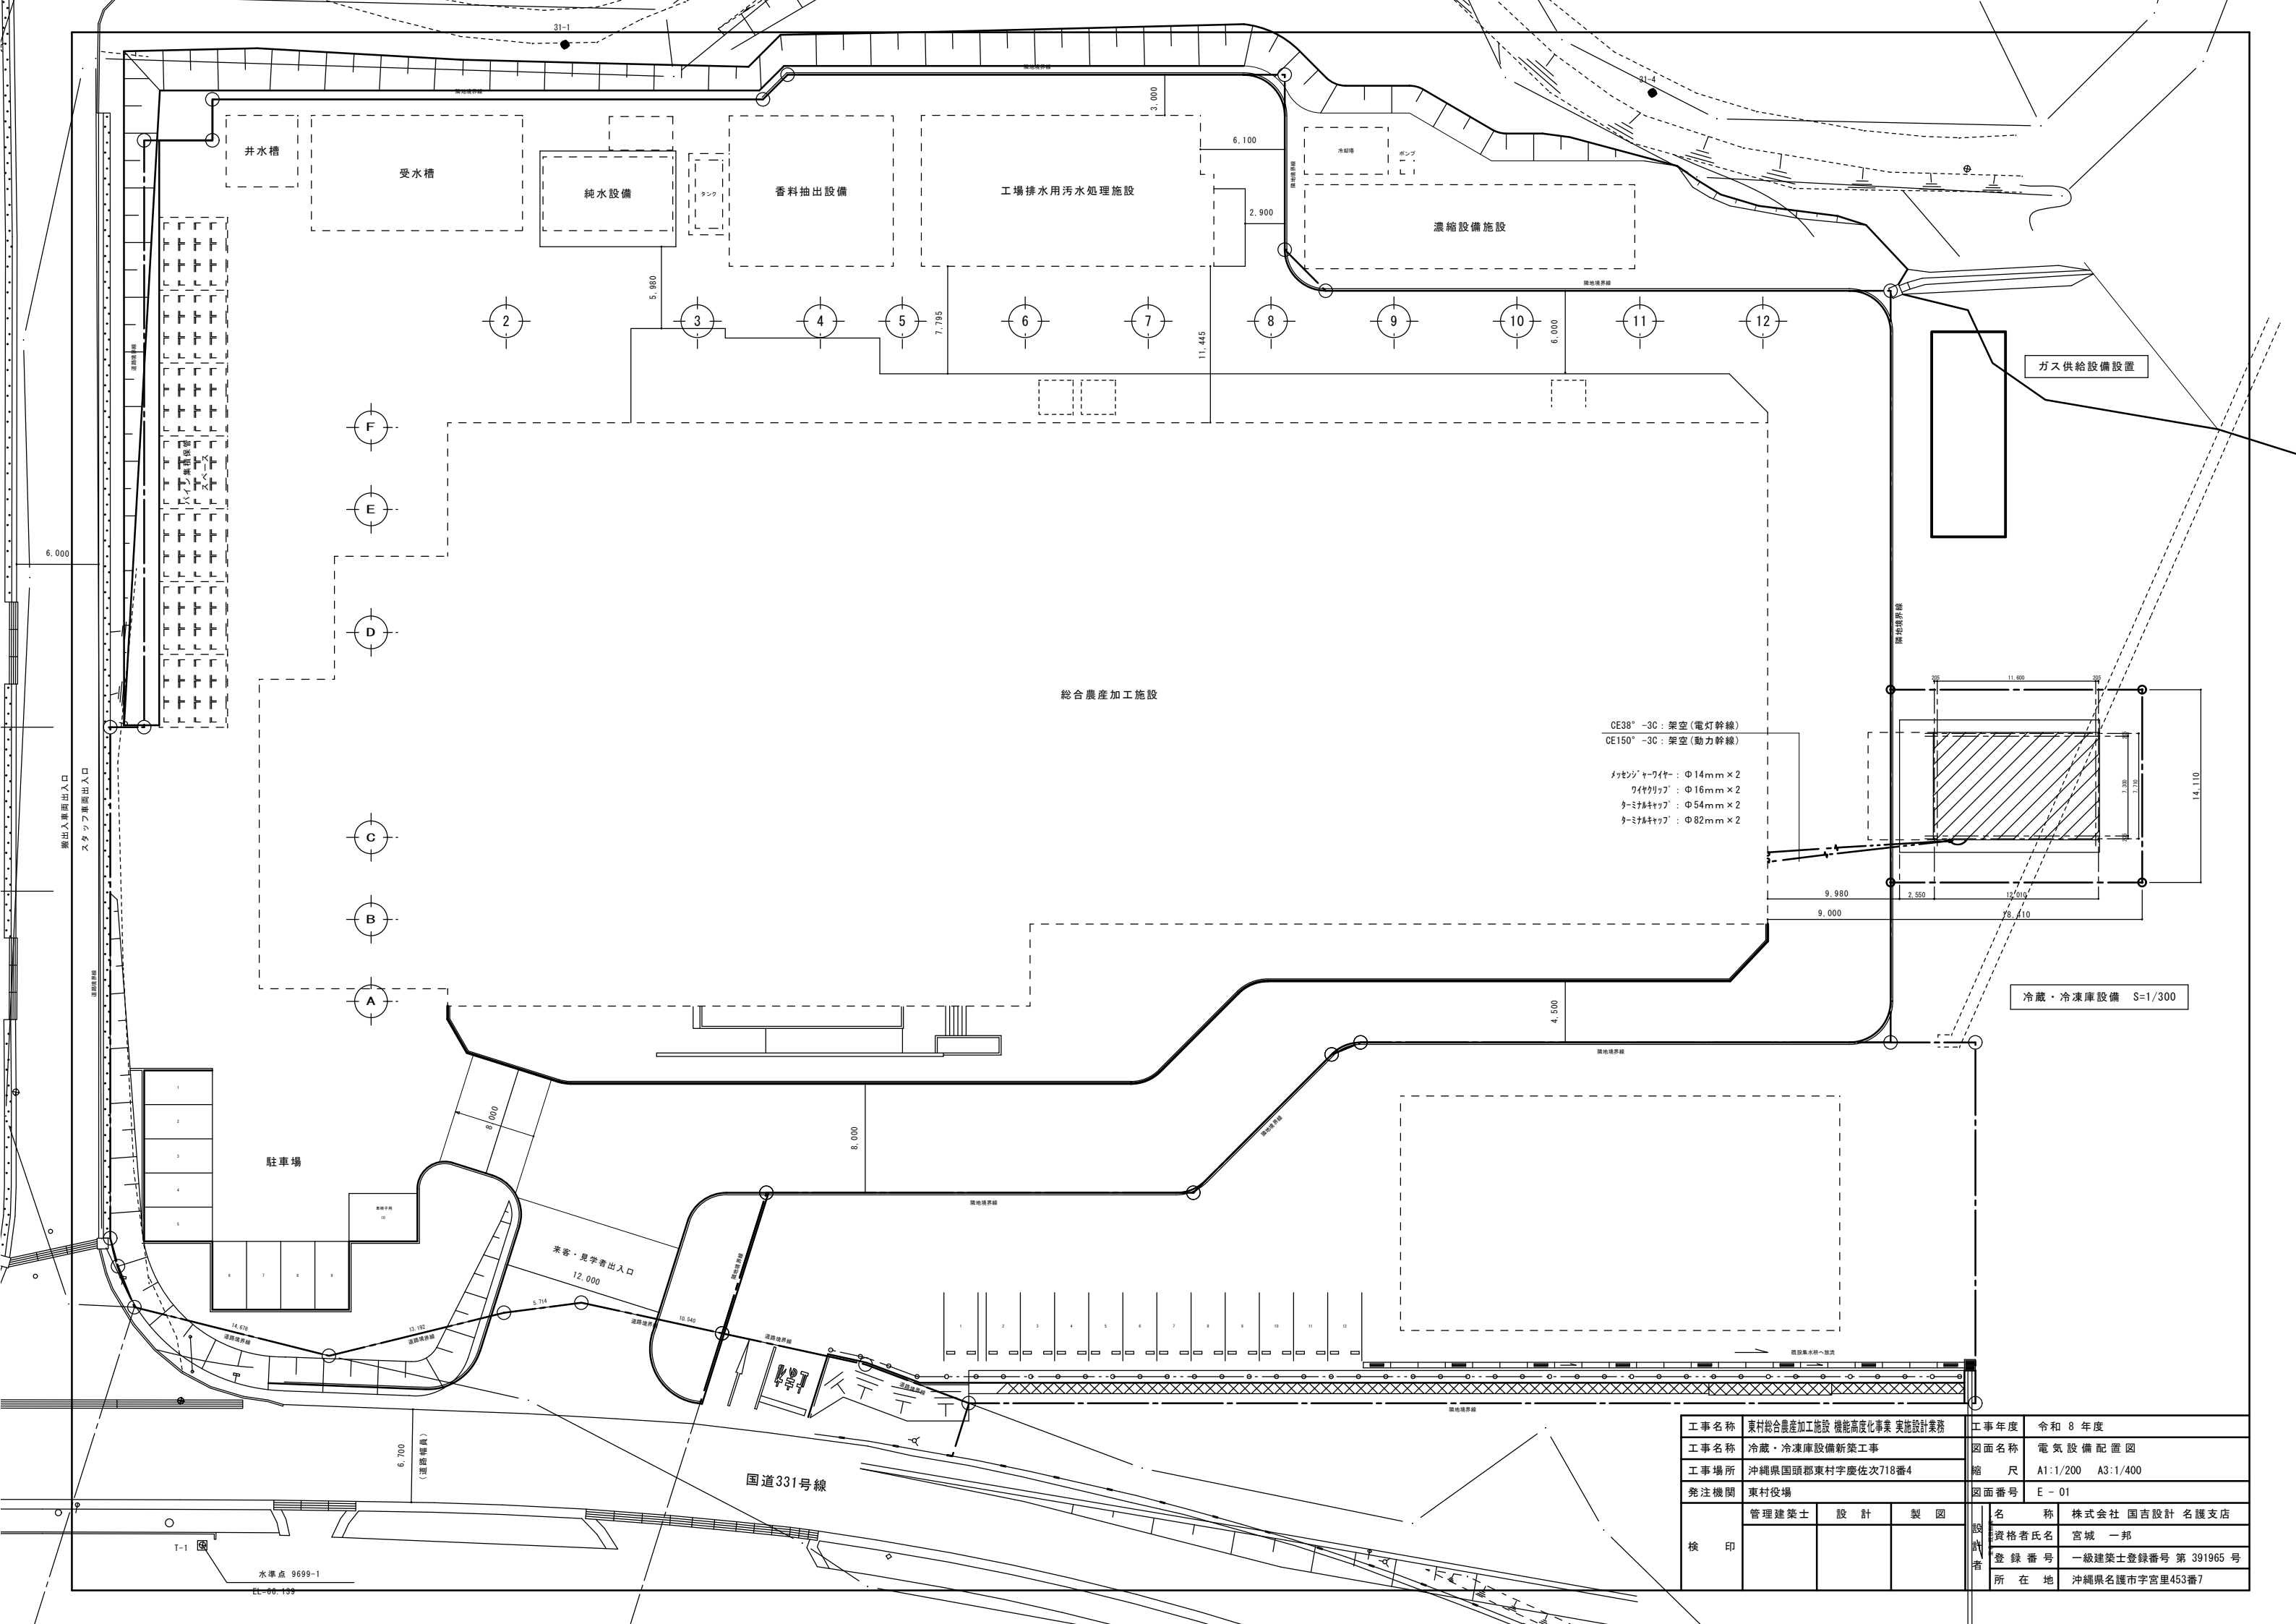







工事名称	東村総合農産加工施設 機能高度化事業 実施設計業務			工事年度	令和 8 年度	
工事名称	冷蔵・冷凍庫設備新築工事			図面名称	電気設備配置図	
工事場所	沖縄県国頭郡東村字慶佐次718番4			縮 尺	A1:1/200 A3:1/400	
発注機関	東村役場			図面番号	E - 01	
検 印	管理建築士	設 計	製 図	名 称	株式会社 国吉設計 名護支店	
				資格者氏名	宮城 一邦	
				登録番号	一級建築士登録番号 第 391965 号	
				所在地	沖縄県名護市字宮里453番7	

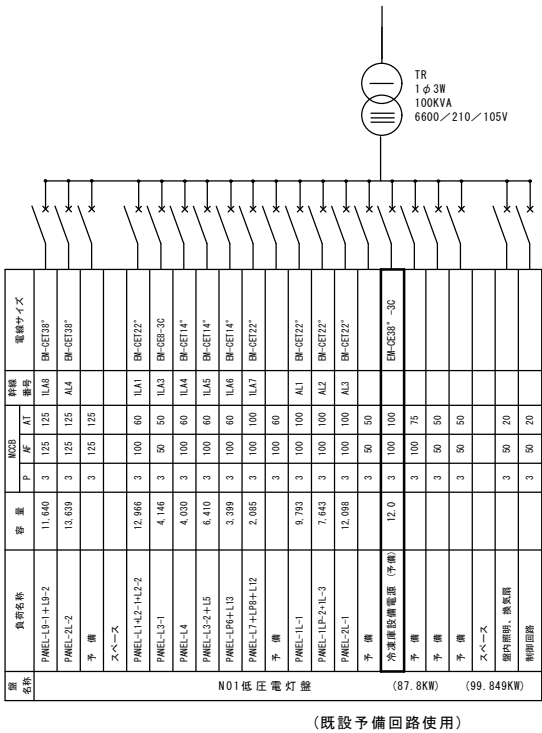

(既設予備回路使用)

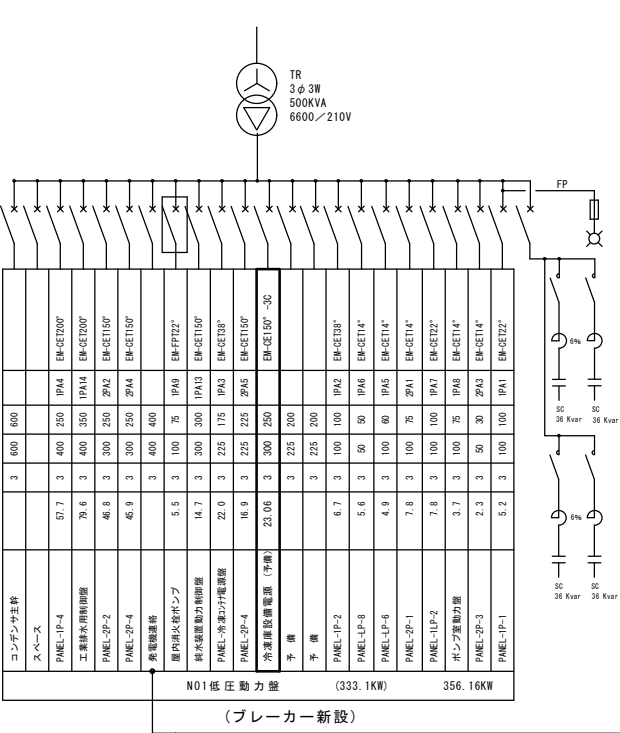

(ブレーカー新設)

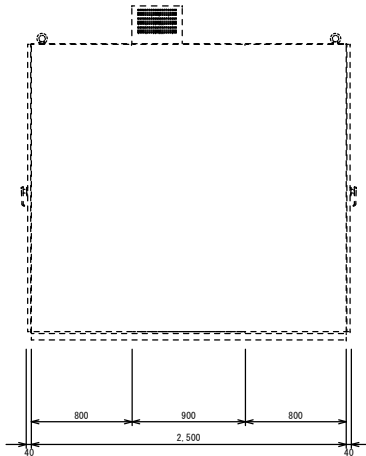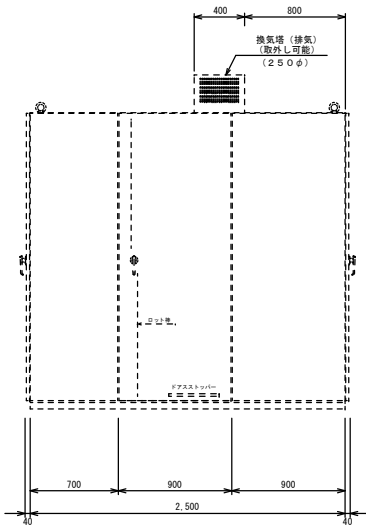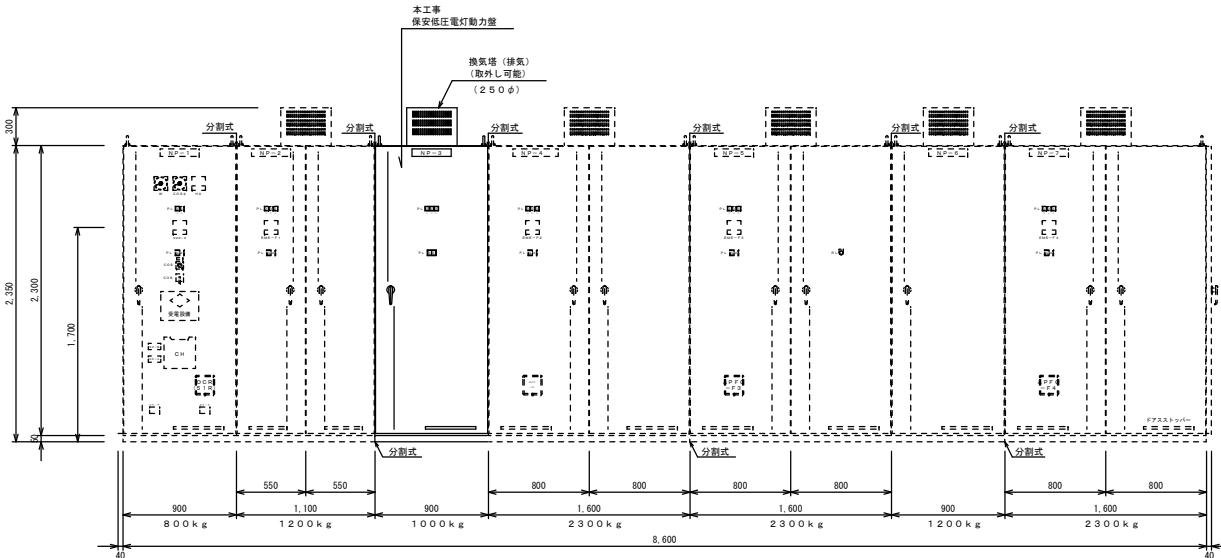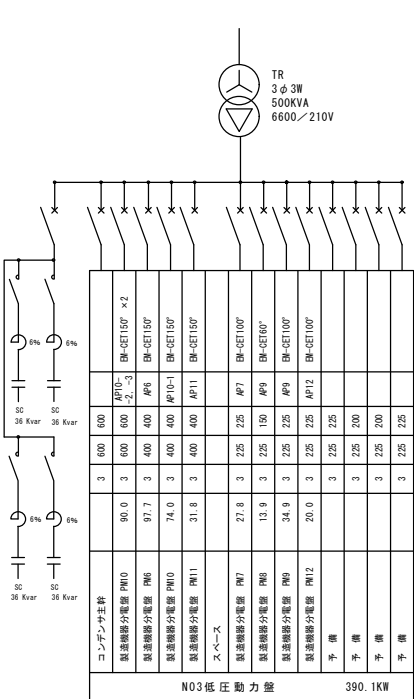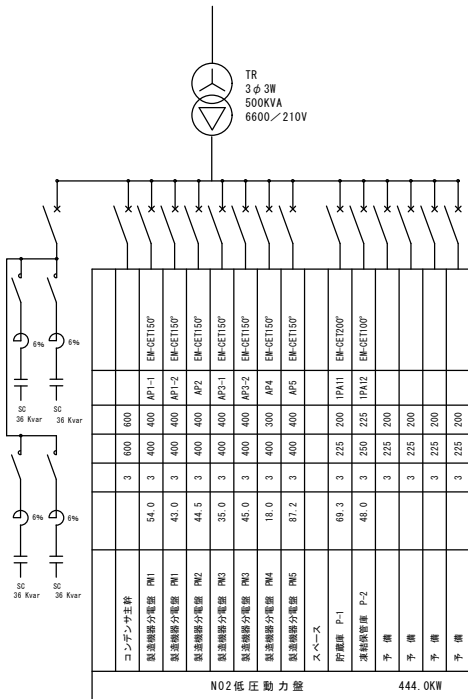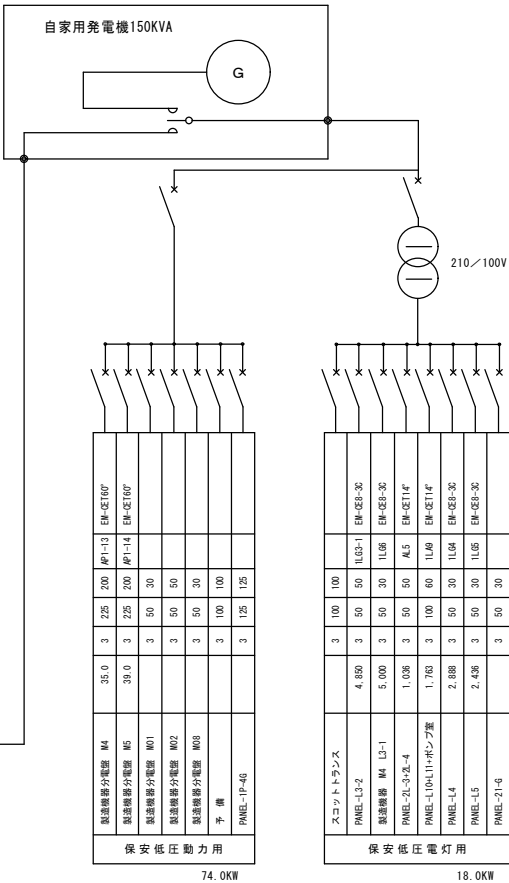

受変電設備改修図 N / S

工事名称	東村総合農産加工施設 機能高度化事業 実施設計業務			工事年度	令和 8 年度
工事名称	冷蔵・冷凍庫設備新築工事			図面名称	既設受変電設備改修図面
工事場所	沖縄県国頭郡東村字慶佐次718番4			縮尺	A1:N/S A3:N/S
発注機関	東村役場			図面番号	E-02
検印	管理建築士	設計	製図	名称	株式会社 国吉設計 名護支店
				資格者氏名	宮城 一邦
				登録番号	一級建築士登録番号 第 391965 号
				所在地	沖縄県名護市字宮里453番7

冷凍庫用電灯分電盤 負荷表

[illegible]

特 記 事 項

(電 灯)	(コンセント)
 IE1.6×2, HIVE (16)	 IE2.0×2, PF (16)
 IE1.6×3, HIVE (16)	 IE2.0×3, PF (16)
 IE1.6×4, HIVE (16)	
 IE1.6×5, HIVE (22)	(T V)
 IE1.6×6, HIVE (22)	 S5C-FB, PF (16)
 IE1.6×2, E1.6, HIVE (16)	
 IE1.6×3, E1.6, HIVE (16)	(T E L)
 IE1.6×4, E1.6, HIVE (22)	 IE2.0×1, PF (22)


冷凍庫用動力分電盤 負荷表

(SUS 304 露出型)


盤 名 称 及 形 状	電気方式 幹線サイズ	結 線 図	NO	M C C B (E L B)	負 荷 名 称	容 量 (KW)	A 相	B 相	備 考
P - 1	3 φ 3 W 200V		1	3 P 6 0 A	クーリングシステム	1 1 . 1		1 1 . 1	
			2	3 P 6 0 A	クーリングシステム		1 1 . 1	1 1 . 1	
			3	3 P 3 0 A	エアーカーテン	0 . 8 6		0 . 8 6	
			4	3 P 3 0 A	防熱電動両引き戸		0 . 4 0	0 . 4 0	
			5		ス ペ ース				
							計		

照明器具表

 
参考品番：三菱電機

EL-LR6032N AHTN	庫 内	
 W:1450・H:68・出65、低温向け器具(-45℃対応) 本体：銅板(亜鉛メッキ仕上げ)、カバー：ポリカーボネイト樹脂 天井直付・レースウェイ対応、5,650lm、2.0Kg 昼白色(5000K)、消費電力34.2W (165.2lm/W) 光源寿命：40000時間(10℃以下、光束維持率95%) 器具本体は冷凍庫工事に含む。 姿図は参考とする		

工事名称	東村総合農産加工施設 機能高度化事業 実施設計業務			工事年度	令和 8 年度	
工事名称	冷蔵・冷凍庫設備新築工事			図面名称	分電盤結線図	
工事場所	沖縄県国頭郡東村字慶佐次718番4			縮 尺	A1:N/S A3:N/S	
発注機関	東村役場			図面番号	E - 03	
検 印	管理建築士	設 計	製 図	設計者	名 称	株式会社 国吉設計 名護支店
					資格者氏名	宮城 一邦
					登録番号	一級建築士登録番号 第 391965 号
					所 在 地	沖縄県名護市字宮里453番7

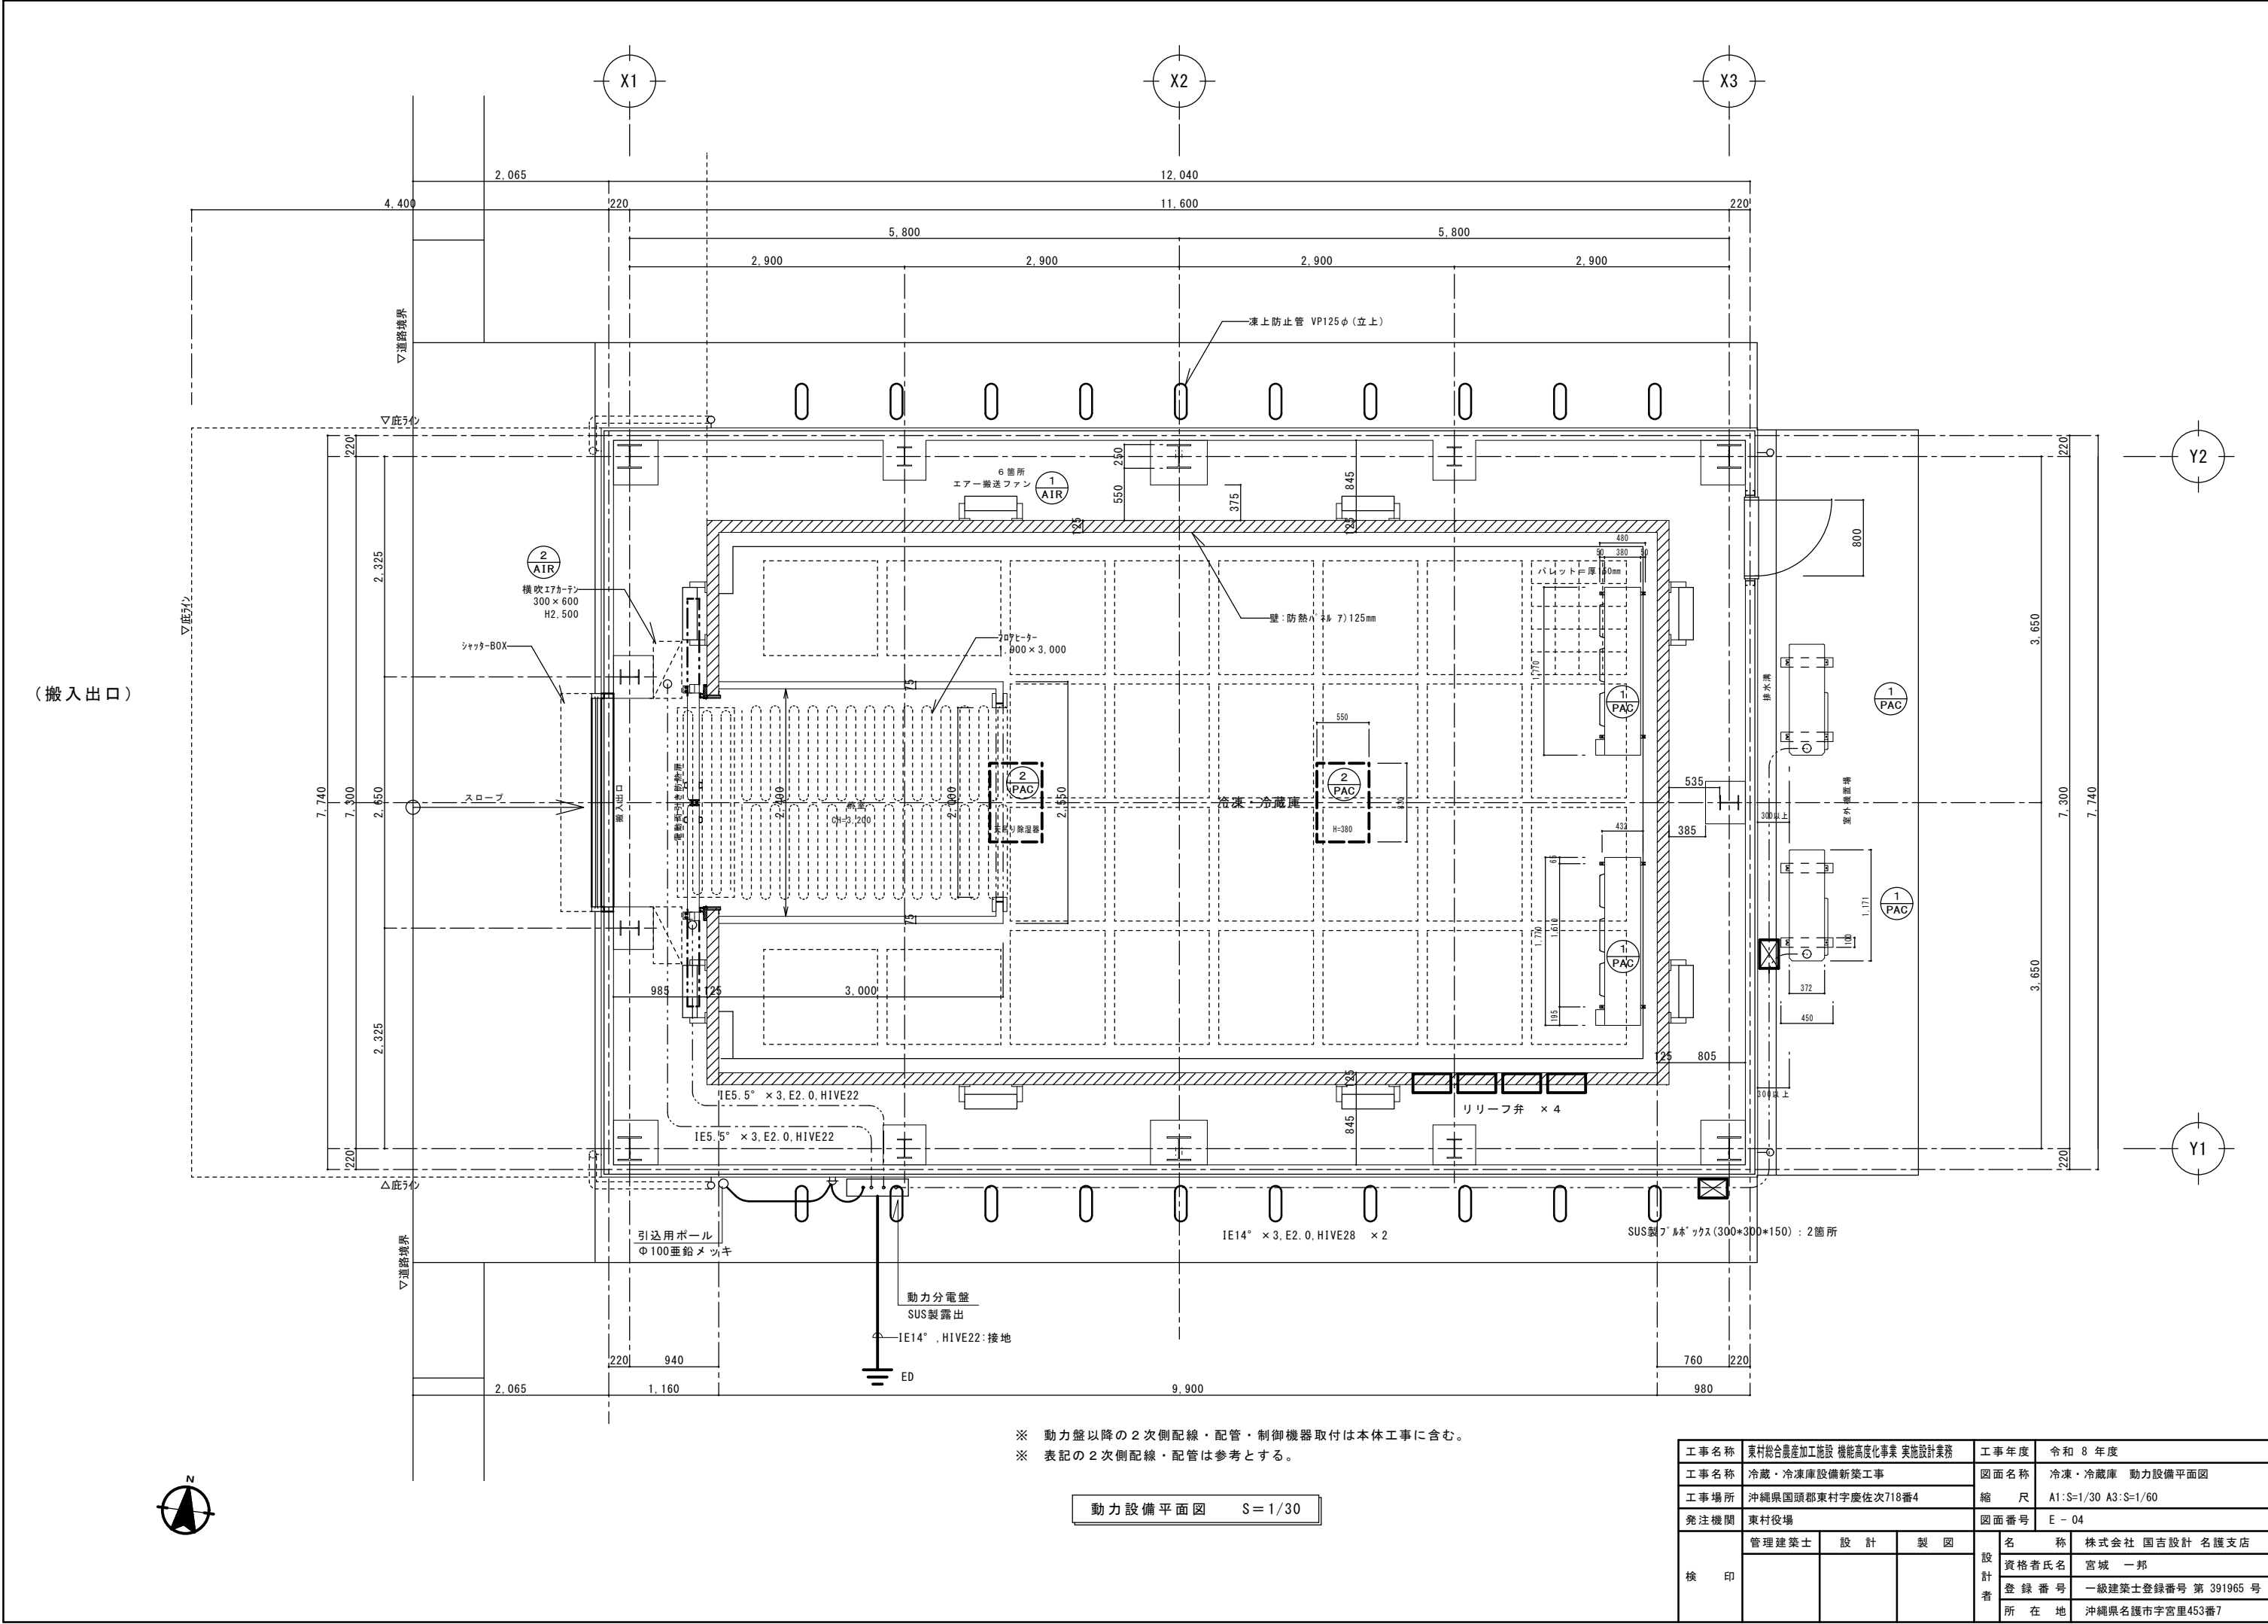

工事名称	東村総合農産加工施設 機能高度化事業 実施設計業務			工事年度	令和 8 年度	
工事名称	冷蔵・冷凍庫設備新築工事			図面名称	冷蔵・冷凍庫 動力設備平面図	
工事場所	沖縄県国頭郡東村字慶佐次718番4			縮 尺	A1:S=1/30 A3:S=1/60	
発注機関	東村役場			図面番号	E - 04	
検 印	管理建築士	設 計	製 図	名 称	株式会社 国吉設計 名護支店	
				資格者氏名	宮城 一邦	
				登録番号	一級建築士登録番号 第 391965 号	
				所在地	沖縄県名護市宇宮里453番7	

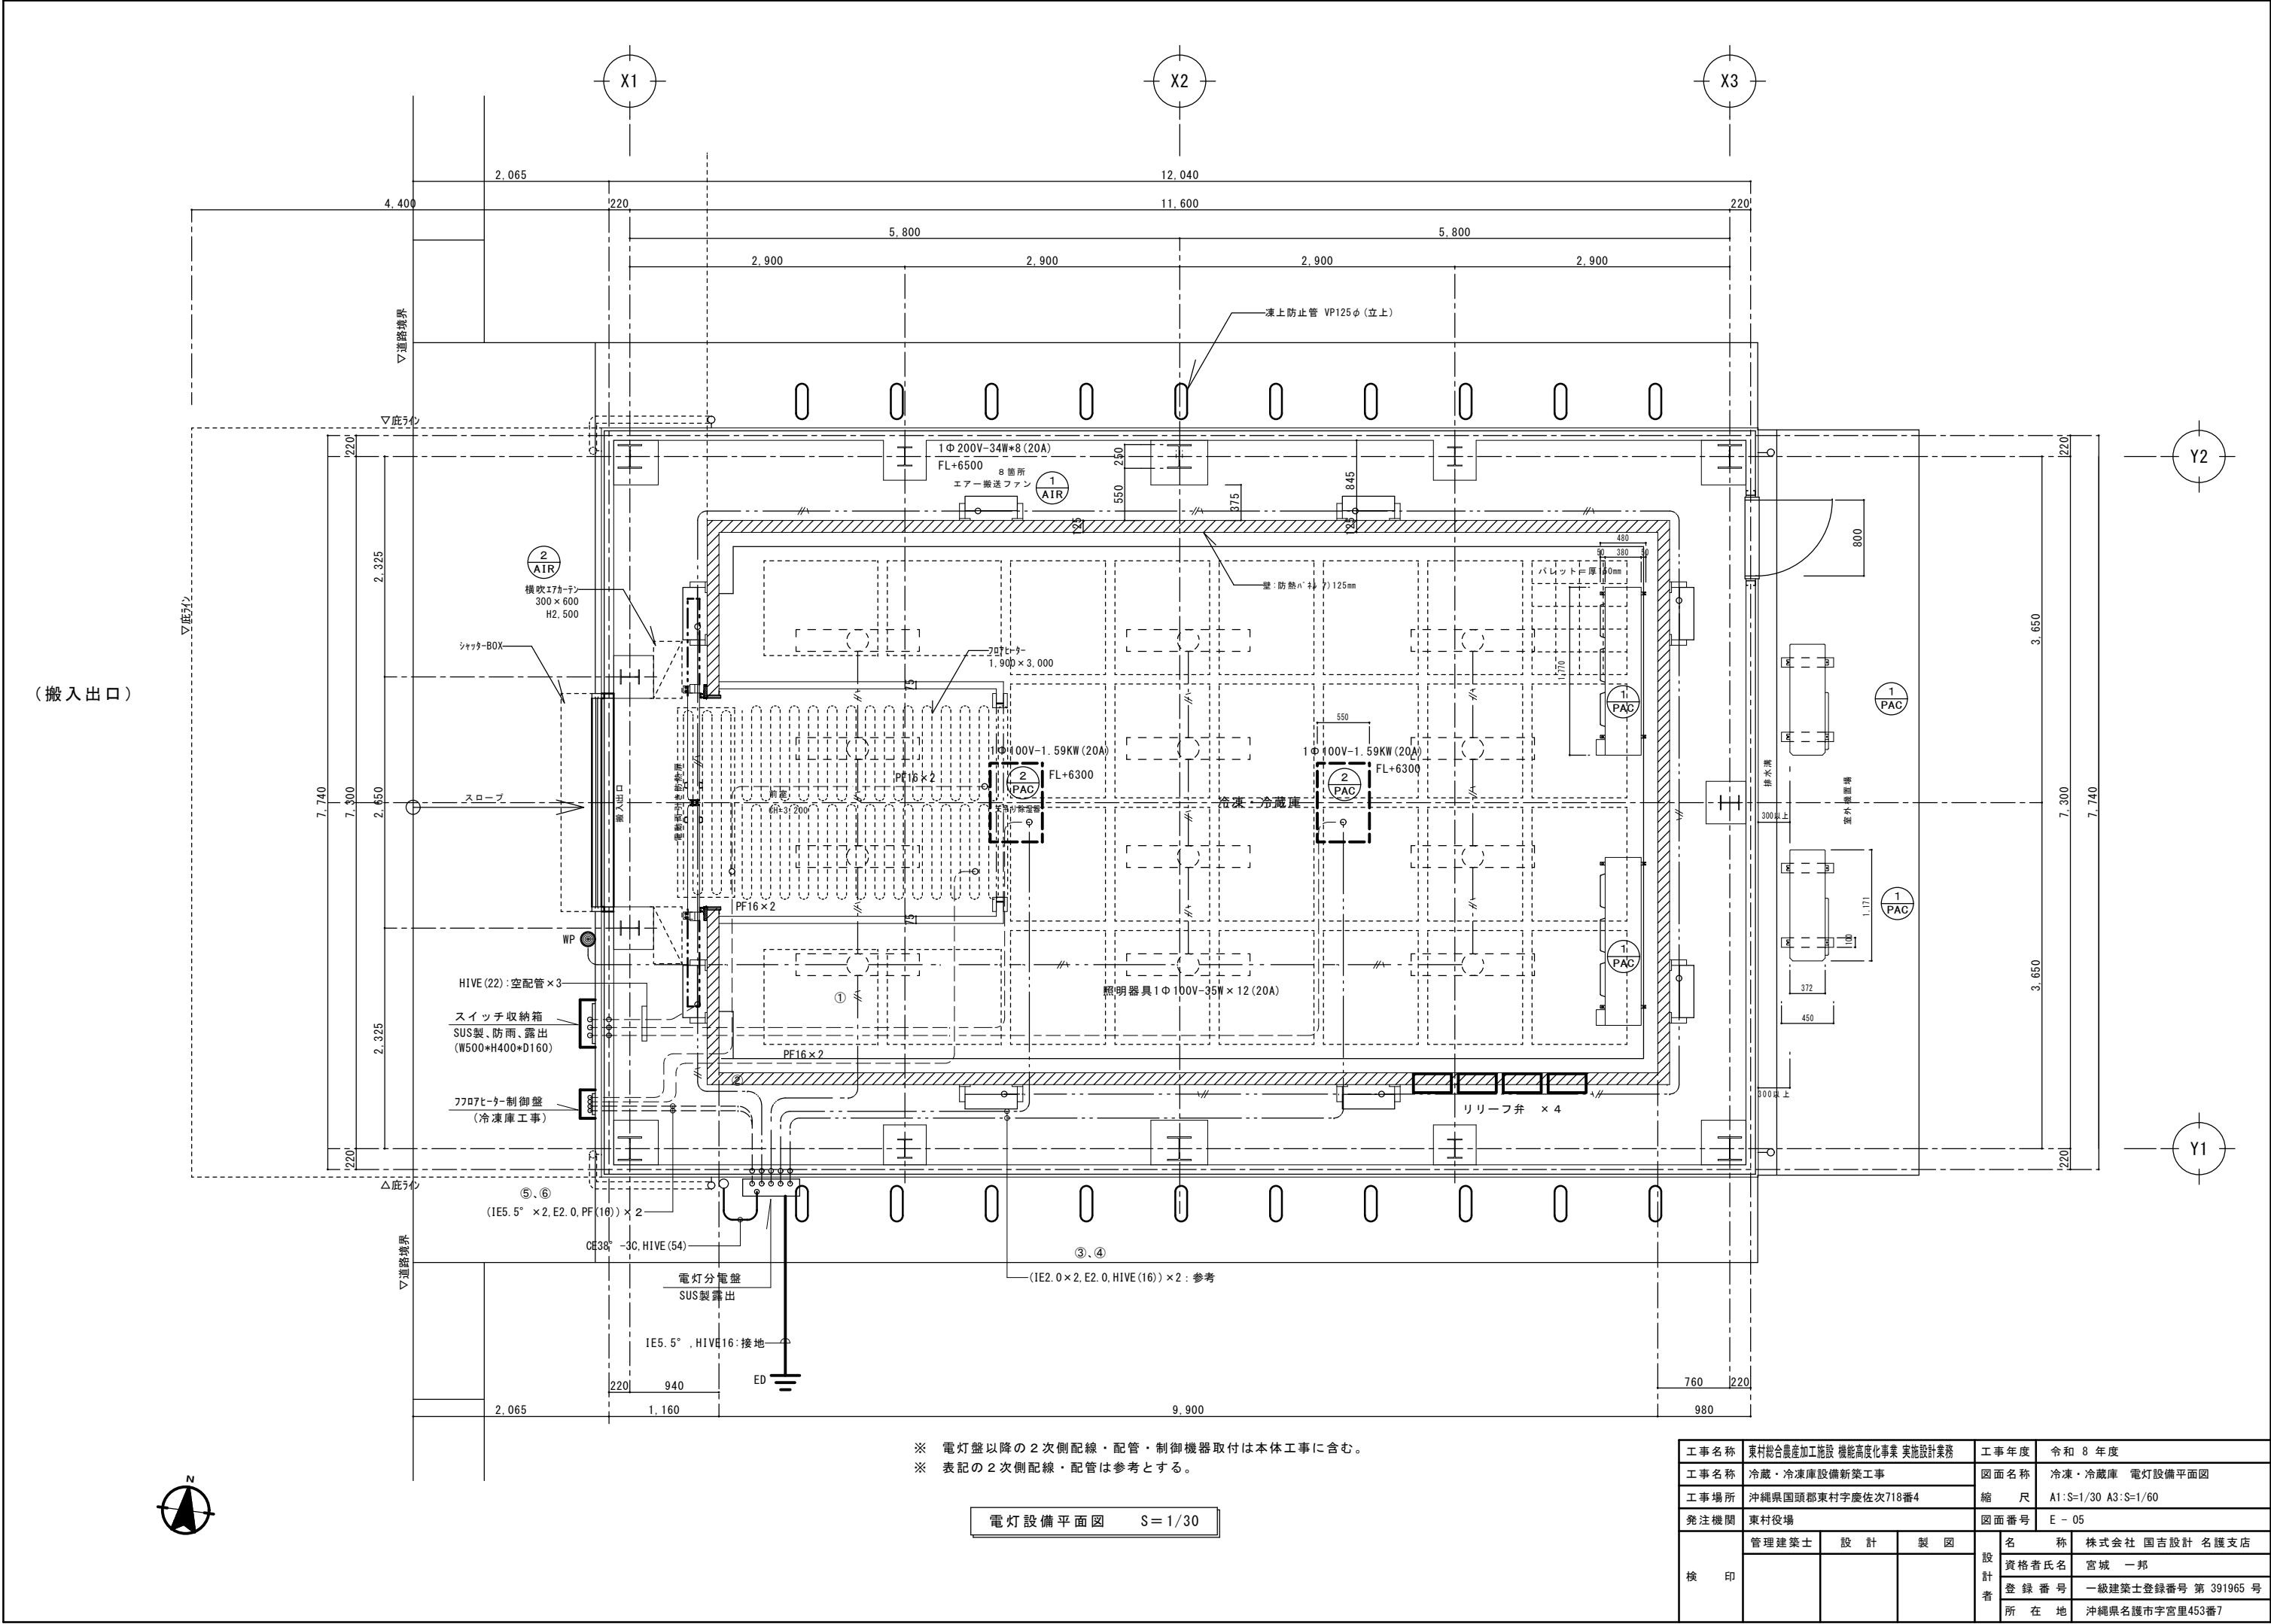

※ 電灯盤以降の2次側配線・配管・制御機器取付は本体工事に含む。
※ 表記の2次側配線・配管は参考とする。

電灯設備平面図 S=1/30

工事名称	東村総合農産加工施設 機能高度化事業 実施設計業務			工事年度	令和 8 年度	
工事名称	冷蔵・冷凍庫設備新築工事			図面名称	冷蔵・冷凍庫 電灯設備平面図	
工事場所	沖縄県国頭郡東村字慶佐次718番4			縮 尺	A1:S=1/30 A3:S=1/60	
発注機関	東村役場			図面番号	E-05	
検 印	管理建築士	設 計	製 図	名 称	株式会社 国吉設計 名護支店	
				資格者氏名	宮城 一邦	
				登録番号	一級建築士登録番号 第 391965 号	
				所在地	沖縄県名護市字宮里453番7	